

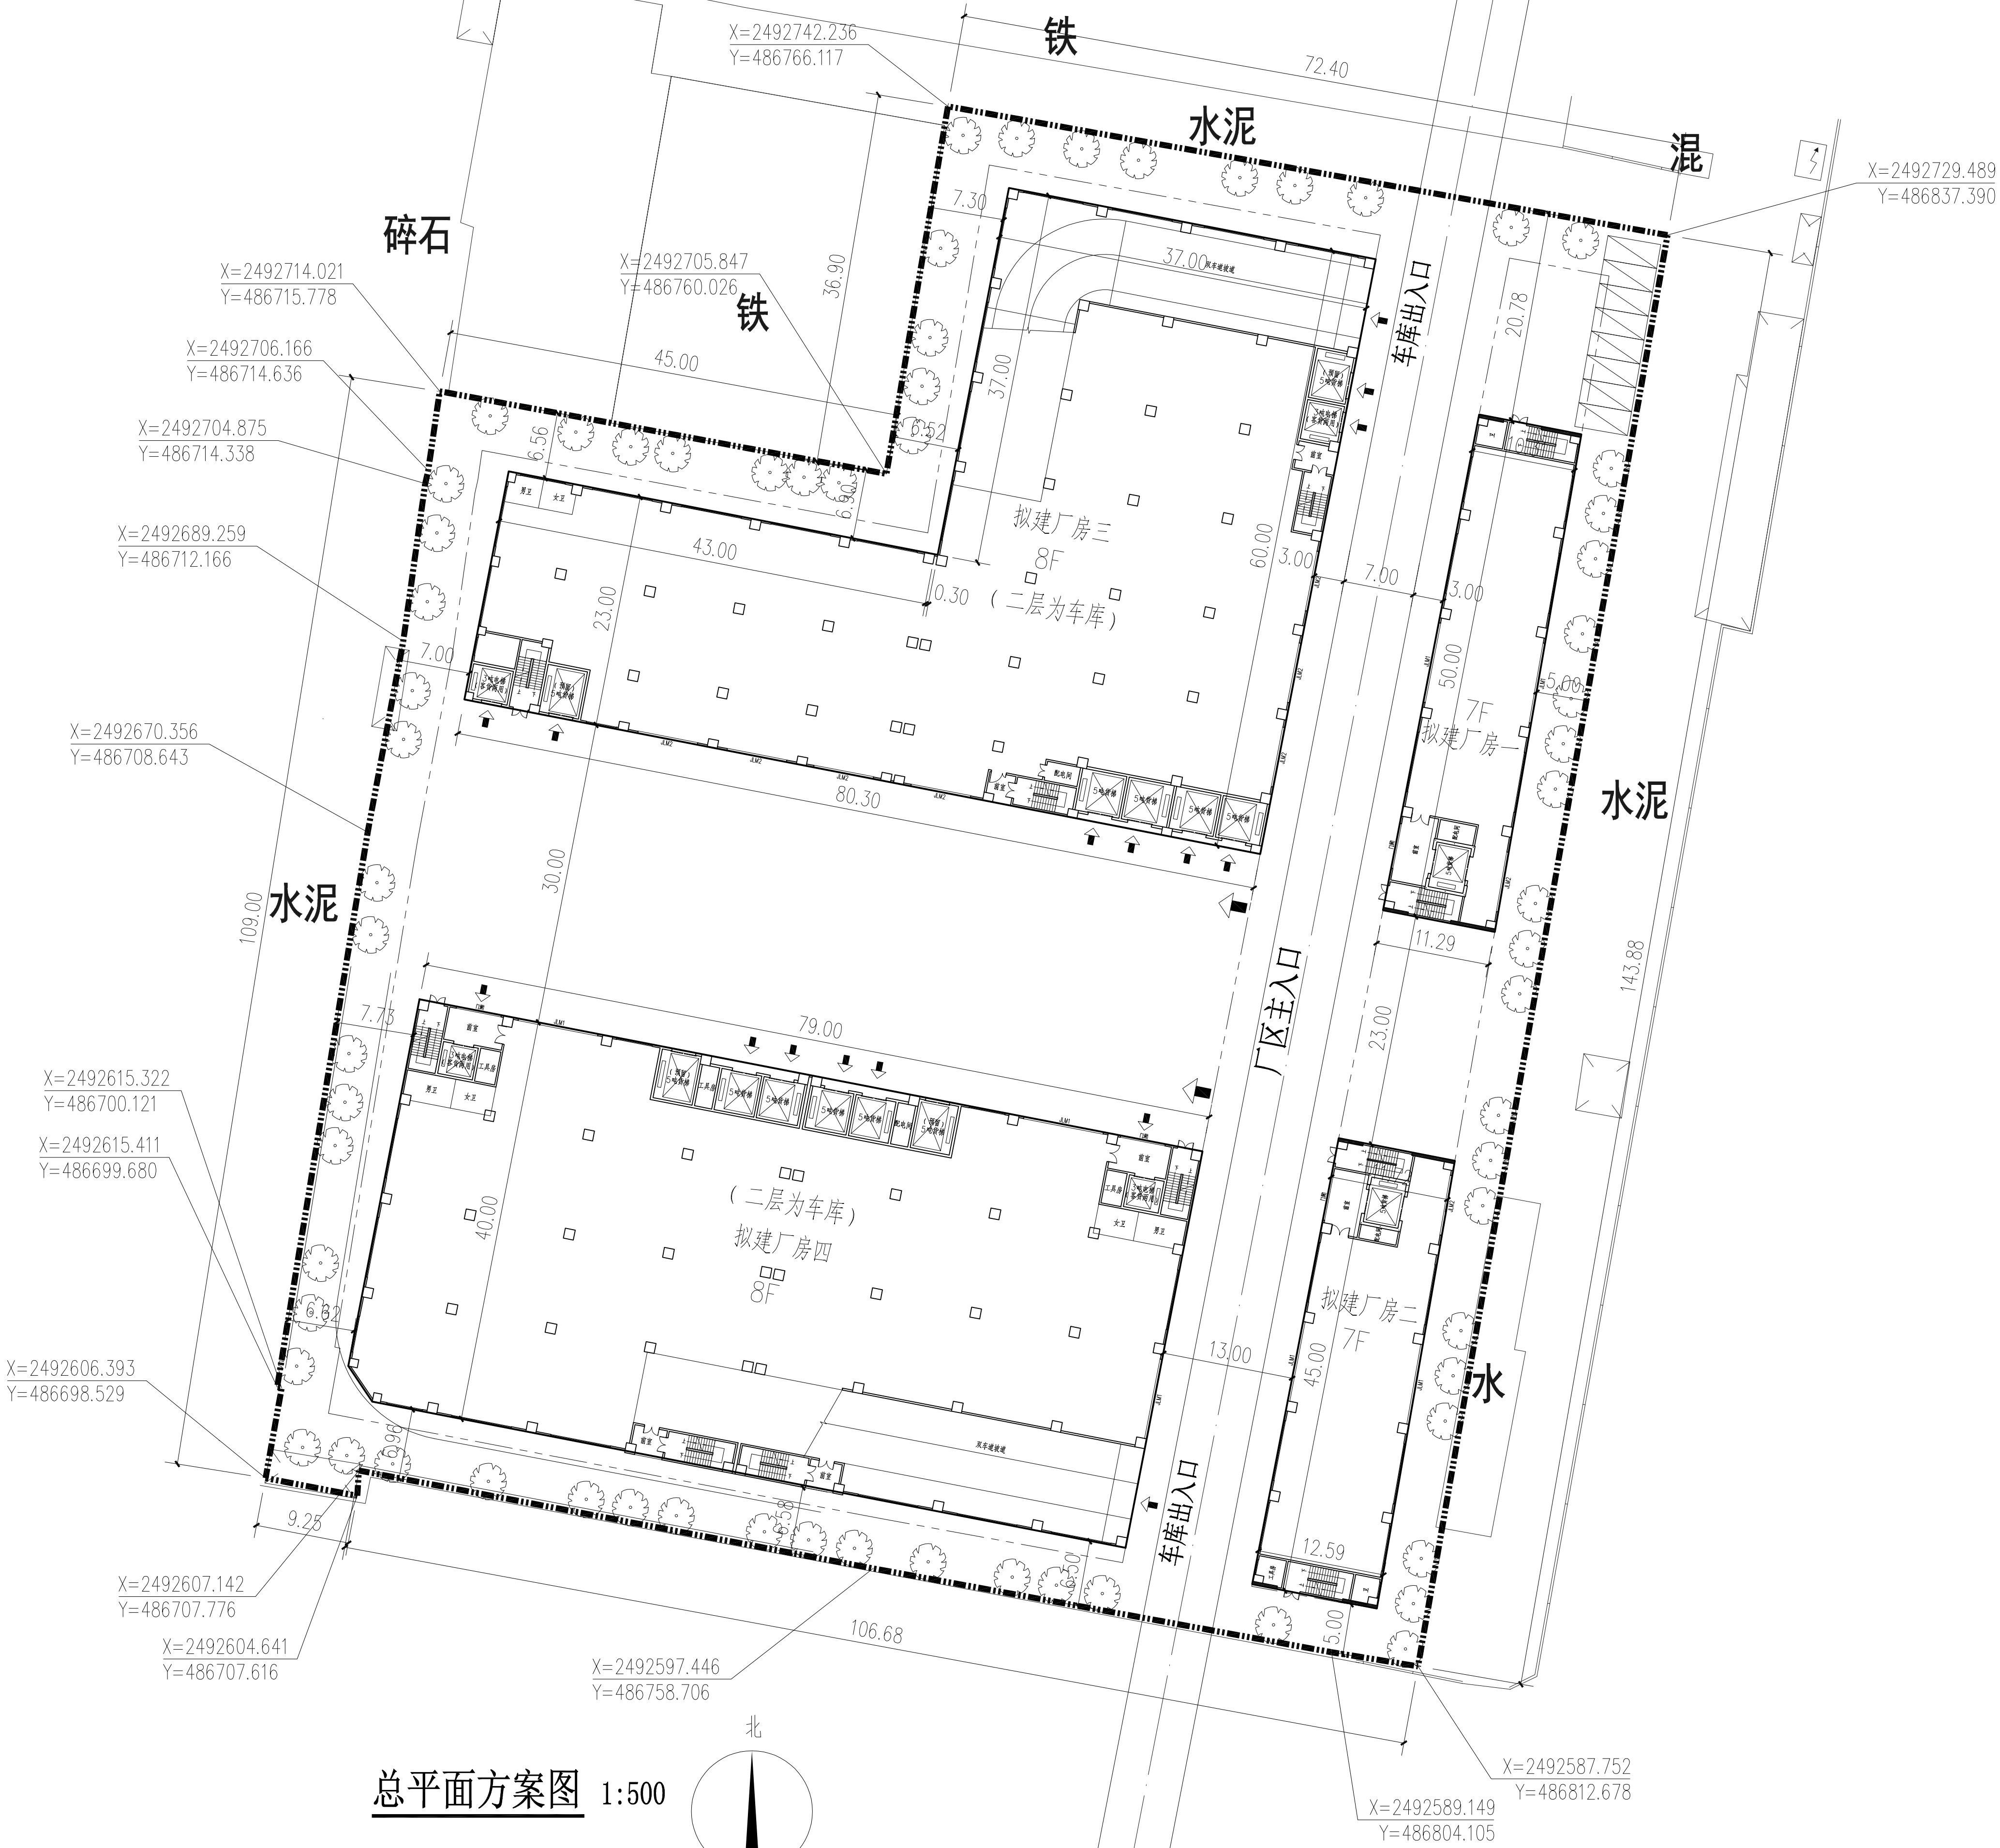


横栏镇蔡仲结、何炯新“工改工”宗地项目总平面图

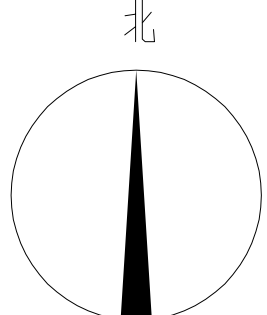

总平面方案图 1:500

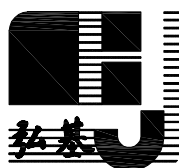

会 签 栏			
COORDINATION			
建 筑		给排水	
ARCHI.		PLUMBING	
结 构		暖通空调	
STRUCT.		HVAC	
电 气		弱 电	
ELEC.		WEAK ELEC.	
版 本 号	日 期	修 改 内 容	
MARK	DATE	DESCRIPTION	
注 册 章			
资 质 章			
施工图审查合格证编号			
审 定			
AUTHORIZED BY			
审 核			
PROCESSED BY			
项目负责人			
PROJECT DIRECTOR			
专业负责人			
CHIEF ENGR.			
校 对			
CHECKED BY			
设 计			
DESIGNED BY			
建设单位	蔡仲结、何炯新		
CLIENT			
工程名称	厂 区		
PROJECT			
图 名	总平面方案图		
TITLE			
设计号		阶 段	方 案
PROJECT No.		STATUS	
专 业	建 筑	图 号	J-00
DISCIPLINE		DRAWING No.	
版 本	第一版	日 期	2023. 05
REV.		DATE	
 广州市弘基 市政建筑设计院有限公司			
Guangzhou Hong ji Municipal & Architectural Design Co.,Ltd			
工程设计证书编号： A144009203			
建筑设计甲级 市政设计乙级			
版权所有，未经授权，不得复制			