



Guangdong Xingwangsha Architecture

Design Institute Co., Ltd.

建筑工程甲级 编号 A244003758

城市规划丙级 编号【粤城规编（183001）

工程勘察乙级 编号 B244003758

市政工程乙级 编号 44003758

(风景园林、给水、排水、道路、桥梁)

工程咨询 乙级 编号 202YY(Y)20

修改记录

(1)

(2)

出图章

注册章

审图章

设计签字

Designer signature

审 定 Authorize	彭炎焜	彭炎焜
设计总负责 Project director	彭炎焜	彭炎焜
审 核 Examine	鲁江波	鲁江波
专业负责 CHIEF ENG	鲁江波	鲁江波
校 对 Check	杨志杰	杨志杰
设 计 Design	何雅莉	何雅莉

建设单位 中山市小榄镇东锐电镀有限公司

工程名称 Project	D地块-厂房4
-----------------	---------


图纸内容 Drawing Title	总平面图
-----------------------	------

业务号 Project NO.	21-6-8	专 业 Discipline	建 筑
--------------------	--------	-------------------	-----

版本号 Revision No.	第一版	图号 Drawing NO.	Z-01
---------------------	-----	-------------------	------

设计阶段 Stage	报建图	日期 Date	2025.01
---------------	-----	------------	---------

修改记录

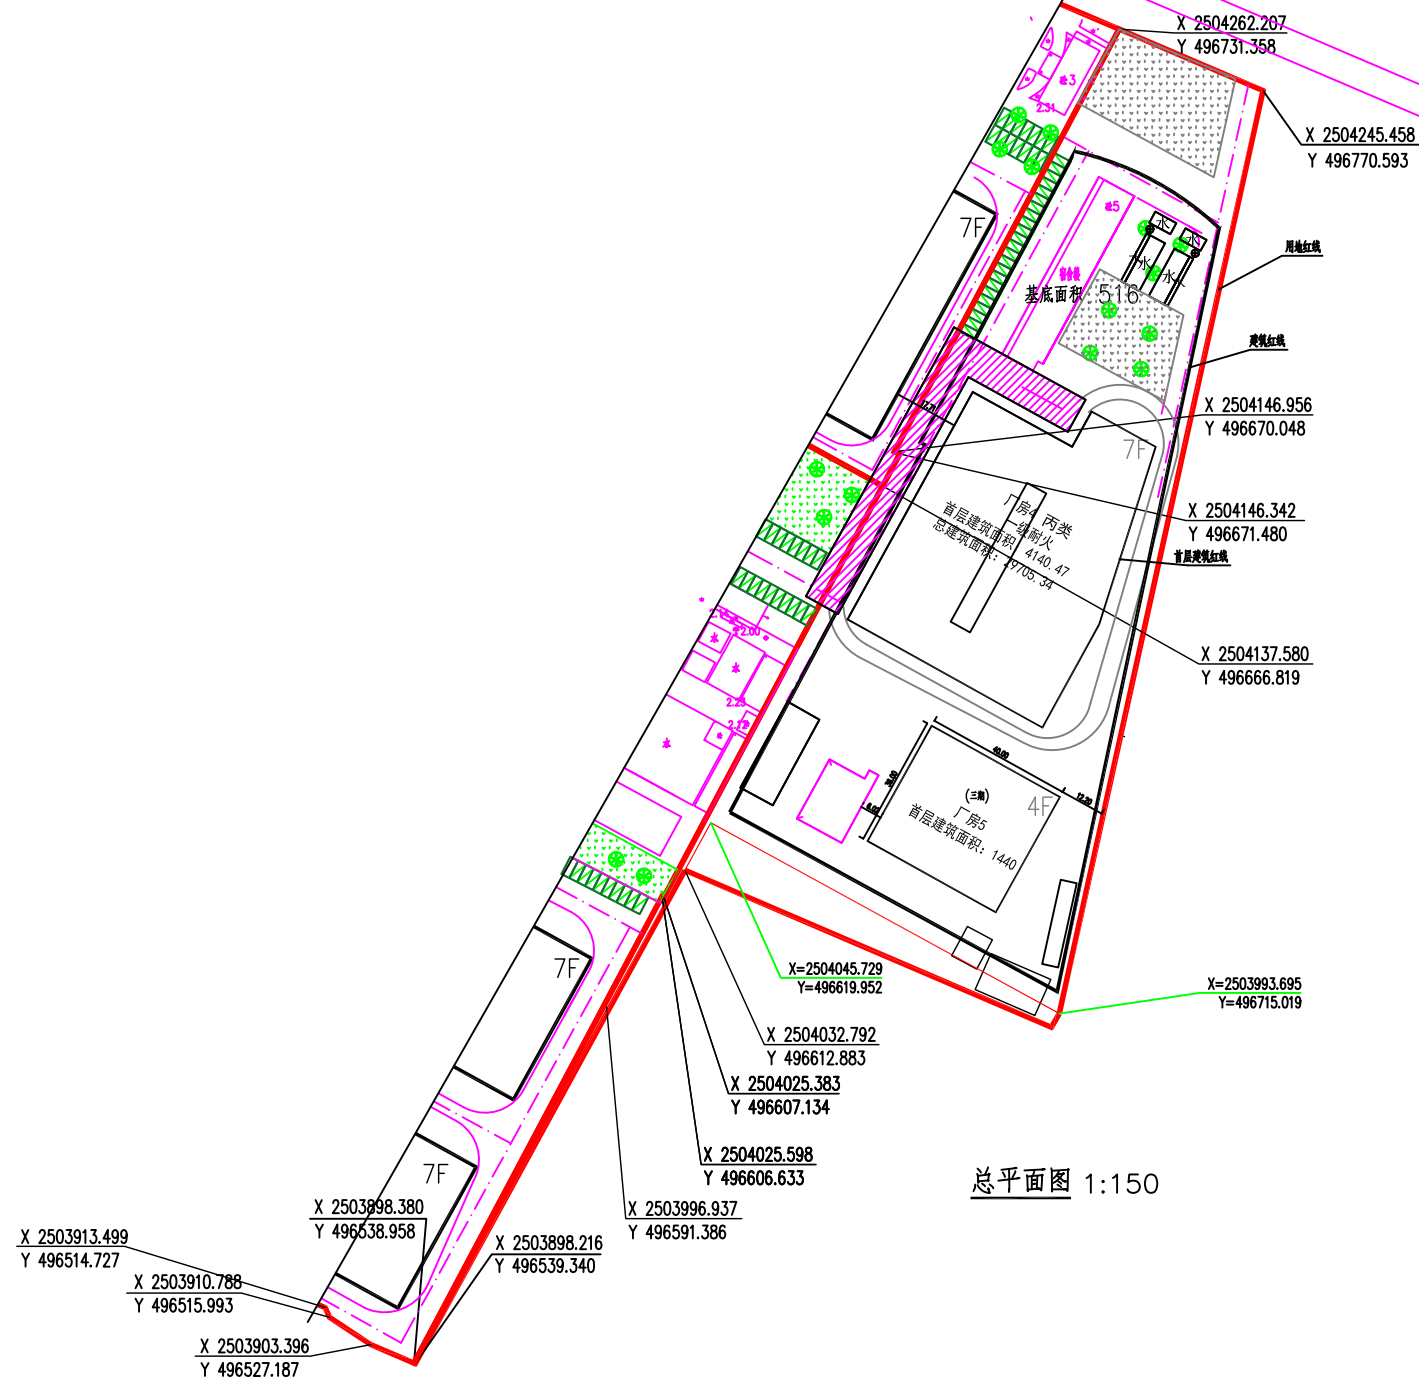

总平面图 1:150

经济技术指标表

总长/总宽/总高		19036.13m
尾端面积		19036.13m ²
冲尾端面积		38296.28m ²
尾端面积		38296.28m ²
共	中	38296.28m ²
共	管舍 (一管已建)	2830.94m
	1# 4# (未建管段)	29705.34m
	1# 5# (三管段)	5760.00m ²
总长尾端面积		6097.28
共	管舍 (一管已建)	518.81m ²
	1# 4# (未建管段)	4140.47m ²
	1# 5# (三管段)	1440.00m ²
尾端面积		32.03%
管舍率		2.01
管舍率		10.00%